


每组展板墙面 预留电源一组

主要设备材料表

序号	符号	编号	名称	型号及规格	单位	数量	备注
01	■	ALxx	照明配电箱	根据系统图定做	台	自计	非标 暗装
02	⊠	ALEx	事故照明配电箱	根据系统图定做	台	自计	非标
03	——	WLx WPx	一般电力及照明线路	详见系统图标注			
04	——	Yxx	事故照明线路	详见系统图标注			
05	——		线管交叉而线路不相交	详见系统图标注			
06	●		空调调湿开关	详见系统图标注			
07	— —		线路引入暗藏日光灯带	详见系统图标注			
08	⏻		单联单控暗装开关	250V 10A	只	自计	
09	⏻		二联单控暗装开关	250V 10A	只	自计	
10	⏻		三联单控暗装开关	250V 10A	只	自计	
11	⏻		四联单控暗装开关	250V 10A	只	自计	
12	⏻		单联双控开关	250V 10A	只	自计	
13	⏻		单相二三极暗装插座	250V 10A	只	自计	
14	⊠		电源接线盒	250V 10A (86 面板)	只	自计	
15	⊠		网络插座	安装高度据现场实际确定	只	自计	
16	⊕		筒灯	250V 2*13W	只	自计	
17	□		美术馆专用 LED 调光射灯				
18	—		暗藏光管	250V 1.2M/支28W T5R	只	自计	
19	⊕		吸顶灯	250V 1*22W	只	自计	
20	—		300*1200 LED 条灯				
21							
22							
23							
24							

灯具资料，以装饰专业提供的资料为主。

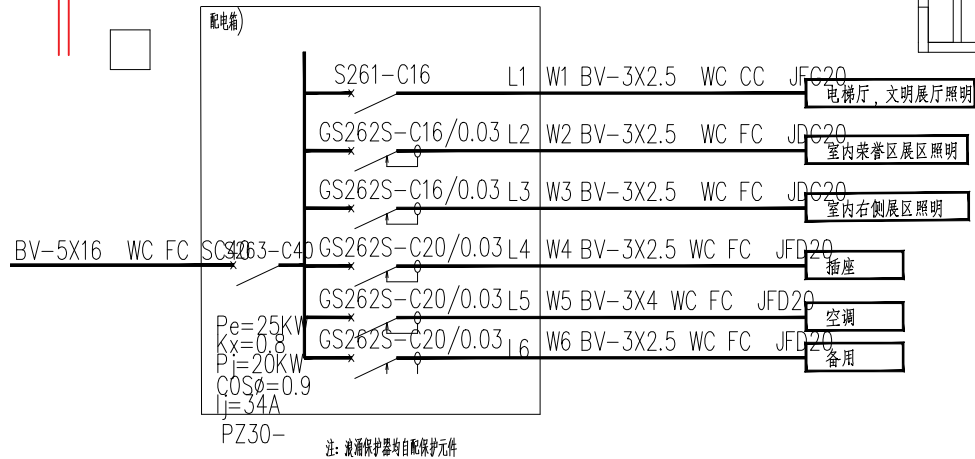

电气平面布置图 1:85

建设单位	攀枝花学院	图名:	灯具定位图	审定		专业负责人		工程编号		图号	LN-02.2
工程名称	文明校园展览馆装修工程			审核		项目负责人		专业		日期	
施工图审查单位				校对		设计		施工图审查合格书编号			